



INSTALAÇÃO SINALIZAÇÃO TÁTIL, VISUAL E SONORA
ESCALA 1:75

Placa em acrílico puro tipo cristal, espessura 3mm fixada com fita VHB 3M - dupla face de espuma acrílica espessura 1,1mm e texto em fonte Arial centralizado na placa em relevo entre 0,8mm e 1,2mm na cor verde de comprimento de onda 500nm a 565nm e distância entre linhas de 8mm.

Cela Braille justificada na placa de acordo com NBR 9050-2015 conforme detalhe.

DETALHE DE PLACA EM RELEVO COM INSCRIÇÃO EM BRAILLE

1ª LINHA


2ª LINHA

DIÂMETRO DO PONTO BASE: 2 mm

- LARGURA DA CELA BRAILLE: 4,7 mm
- SEPARAÇÃO HORIZONTAL ENTRE CELAS BRAILLE: 6,6 mm
- SEPARAÇÃO VERTICAL ENTRE CELAS BRAILLE: 10,8 mm
- ALTURA DO PONTO: 0,65 mm

- OS PONTOS DA CELA DEVERÃO TER ACABAMENTO BOLEADO CONFORME LEGISLAÇÃO

DETALHE DE CELA BRAILLE DE ACORDO COM NBR 9050-2015

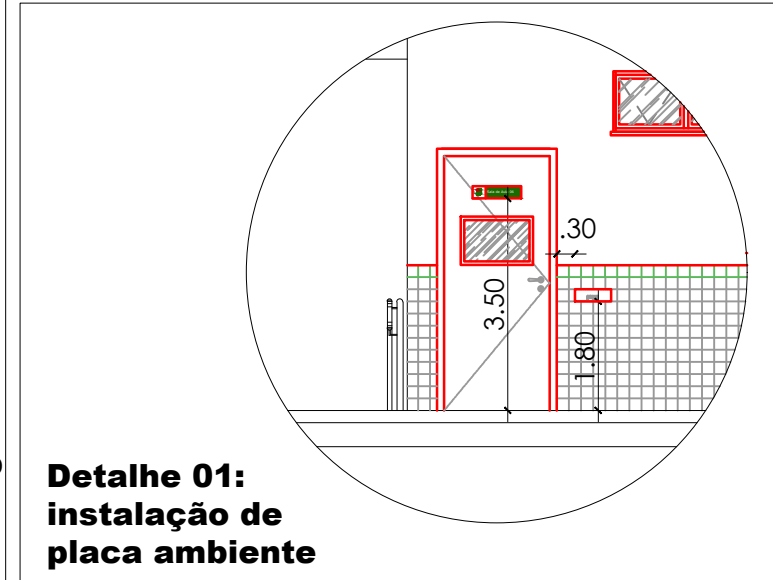

Placa em acrílico puro tipo cristal, espessura 3mm fixada com fita VHB 3M - dupla face de espuma acrílica espessura 1,1mm, com letreiros em pintura automotiva ou recorte de vinil adesivo.

Texto com função do espaço ou nome do ambiente em Open Sans na cor branca em fundo verde R47 G158 B65 C75 M0 Y100 K15, alinhada à esquerda e centralizada verticalmente na peça intercambiável.

Modelo para sinalização de identificação pontual para portas

Modelo para sinalização de identificação pontual para portas

Placa em acrílico puro tipo cristal, espessura 3mm fixada no pilar ou parede, com letreiros em pintura automotiva ou recorte de vinil adesivo.

Modelo para sinalização direcional para piso no parede

Modelo para sinalização direcional para piso no parede

Cozinha

Lavanderia

Depósito

Vestibulário

PLACA P3

Entrada

Estacionamento

PLACA P4

Sala de aula 1

Sala de aula 2

Sala dos professores

Solarium

Saída

PLACA P1

Creches

Banheiros infantis

Banheiro acessível infantil

Banheiros

Recepção e diretoria

Refeitório

Salas de aula 1 a 2

Solarium

PLACA P2

LEGENDA BRAILLE		I e g e n d a	
SÍMBOLO	SIGNIFICADO	BRAILLE	
(A)	PRÉ-ESCOLA	P r e e s c o l a	PRÉ-ESCOLA
(B)	CRECHE II	C r e c h e 3	CRECHE III
(C)	CRECHE I	C r e c h e 2	CRECHE II
(D)	CRECHE I	C r e c h e 1	CRECHE I
(E)	SALA DE AULA 1	S a l a d e a u l a 0 1	SALA DE AULA 01
(F)	SALA DE AULA 2	S a l a d e a u l a 0 2	SALA DE AULA 02
(G)	BANHEIRO INFANTE, MASCULINO	b a n h e i r o i n f a n t i l m a s c u l i n o	Banheiro Infantil Masculino
(H)	BANHEIRO INFANTE, FEMININO	b a n h e i r o i n f a n t i l f e m i n i n o	Banheiro Infantil Feminino
(I)	BANHEIRO INFANTE, ACESSEÍVEL	b a n h e i r o i n f a n t i l a c e s s i v e l	Banheiro Infantil Acessível
(J)	BANHEIRO ACESSEÍVEL ADULTO	b a n h e i r o a c e s s i v e l a d u l t o	Banheiro Adulto Acessível
(K)	SALA DOS PROFESSORES	s a l a d o s p r o f e s s o r e s	SALA DOS PROFESSORES
(L)	LAVABO	l a v a b o	LAVABO
(M)	COPA DOS PROFESSORES	c o p a d o s p r o f e s s o r e s	COPA DOS PROFESSORES
(N)	COZINHA CANTINA	c o z i n h a c a n t i n a	COZINHA CANTINA
(O)	RECEPÇÃO	r e c e p c a o	RECEPÇÃO
(P)	DIREÇÃO	d i r e c a o	DIREÇÃO
(Q)	SOLARIUM	s o l a r i u m	SOLARIUM
(R)	FRALDÁRIO	f r a l d a r i o	FRALDÁRIO
(S)	BANHEIRO INFANTE	b a n h e i r o i n f a n t i l	BANHEIRO INFANTE
(T)	DEPÓSITO	d e p o s i t o	DEPÓSITO
(U)	ALMOXARIFADO	a l m o x a r i f a d o	ALMOXARIFADO
(V)	VESTIÁRIO MASCULINO	v e s t i a r i o m a s c u l i n o	Vestário Masculino
(W)	VESTIÁRIO FEMININO	v e s t i a r i o f e m i n i n o	Vestário Feminino
(X)	LAVANDERIA	l a v a n d e r i a	LAVANDERIA
(Y)	DM	d m	DM
(Z)	COZINHA	c o z i n h a	COZINHA
(AA)	DESCARGA DE ALIMENTOS	d e c a r g a d e a l i m e n t o s	DESCARGA DE ALIMENTOS
(AB)	DESPENSA	d e s p e n s a	DESPENSA
(AC)	ENTRADA	e n t r a d a	ENTRADA
(AD)	SADA	s a i d a	SAÍDA
(AE)	LAVAMÁO	l a v a m a o s	LAVA MÁO
(AF)	REBEDOURO	r e b e d o u r o	REBEDOURO
(AG)	ESTACIONAMENTO	e s t a c i o n a m e n t o	ESTACIONAMENTO

RESERVADO PARA APROVAÇÕES

Vigilância Sanitária: _____ Prefeitura: _____

Endereço: RUA SÃO JUDAS, 105, PARQUE SANTO ANTONIO, CEP 06663-390, ITAPEVI-SP.

PROJETO ARQUITETÔNICO DE ACESSIBILIDADE

Óbra: CEMEB PROF. CHRISTEL RUTH LUNG ROOCH

Referência: Planta baixa com a implantação da sinalização tátil, visual e sonora.

Proprietário: Prefeitura Municipal de Itapevi CNPJ: 46.923.031/0001-08

Responsável pelo projeto: Eng. Civil Benito Gushchkevich CREA: PR-182319/D

Responsável pela execução: _____

Assinatura: _____ Data: 05/2026

Assinatura: _____ Escola: Indicada

Assinatura: _____ Folha: 05/07