




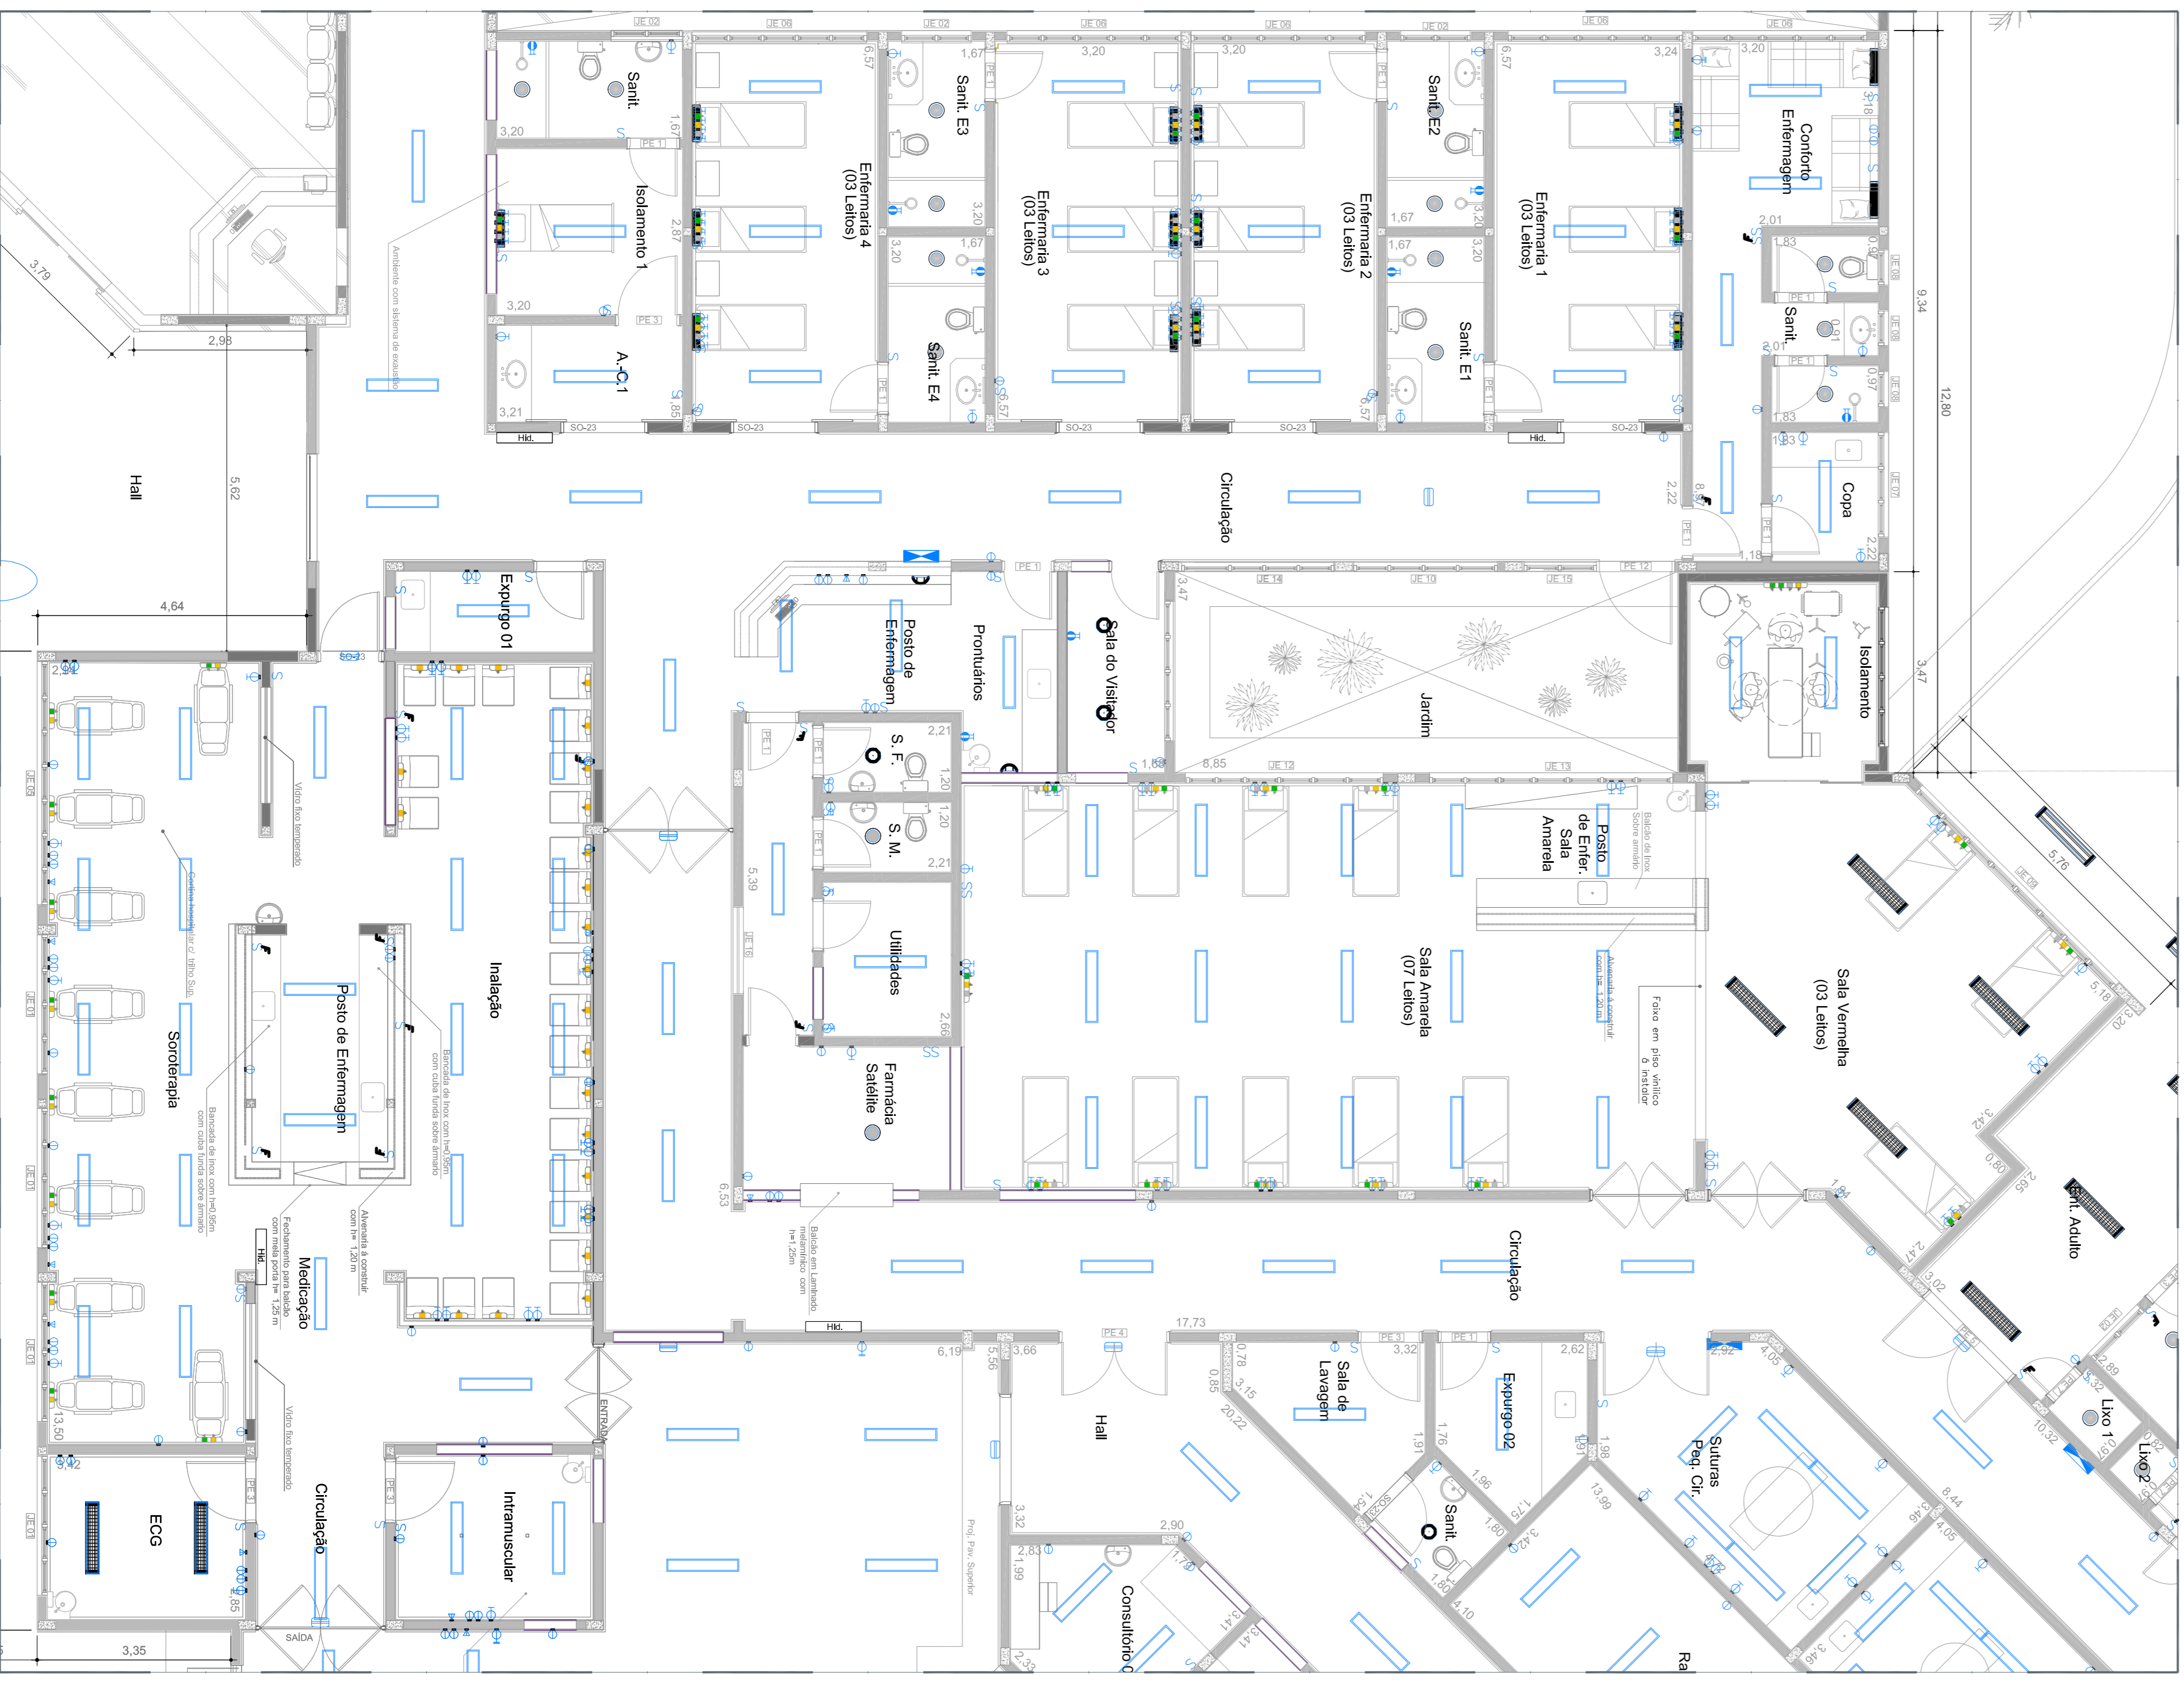

PLANTA BAIXA - Setor II Planta Geral
Escala: 1/50

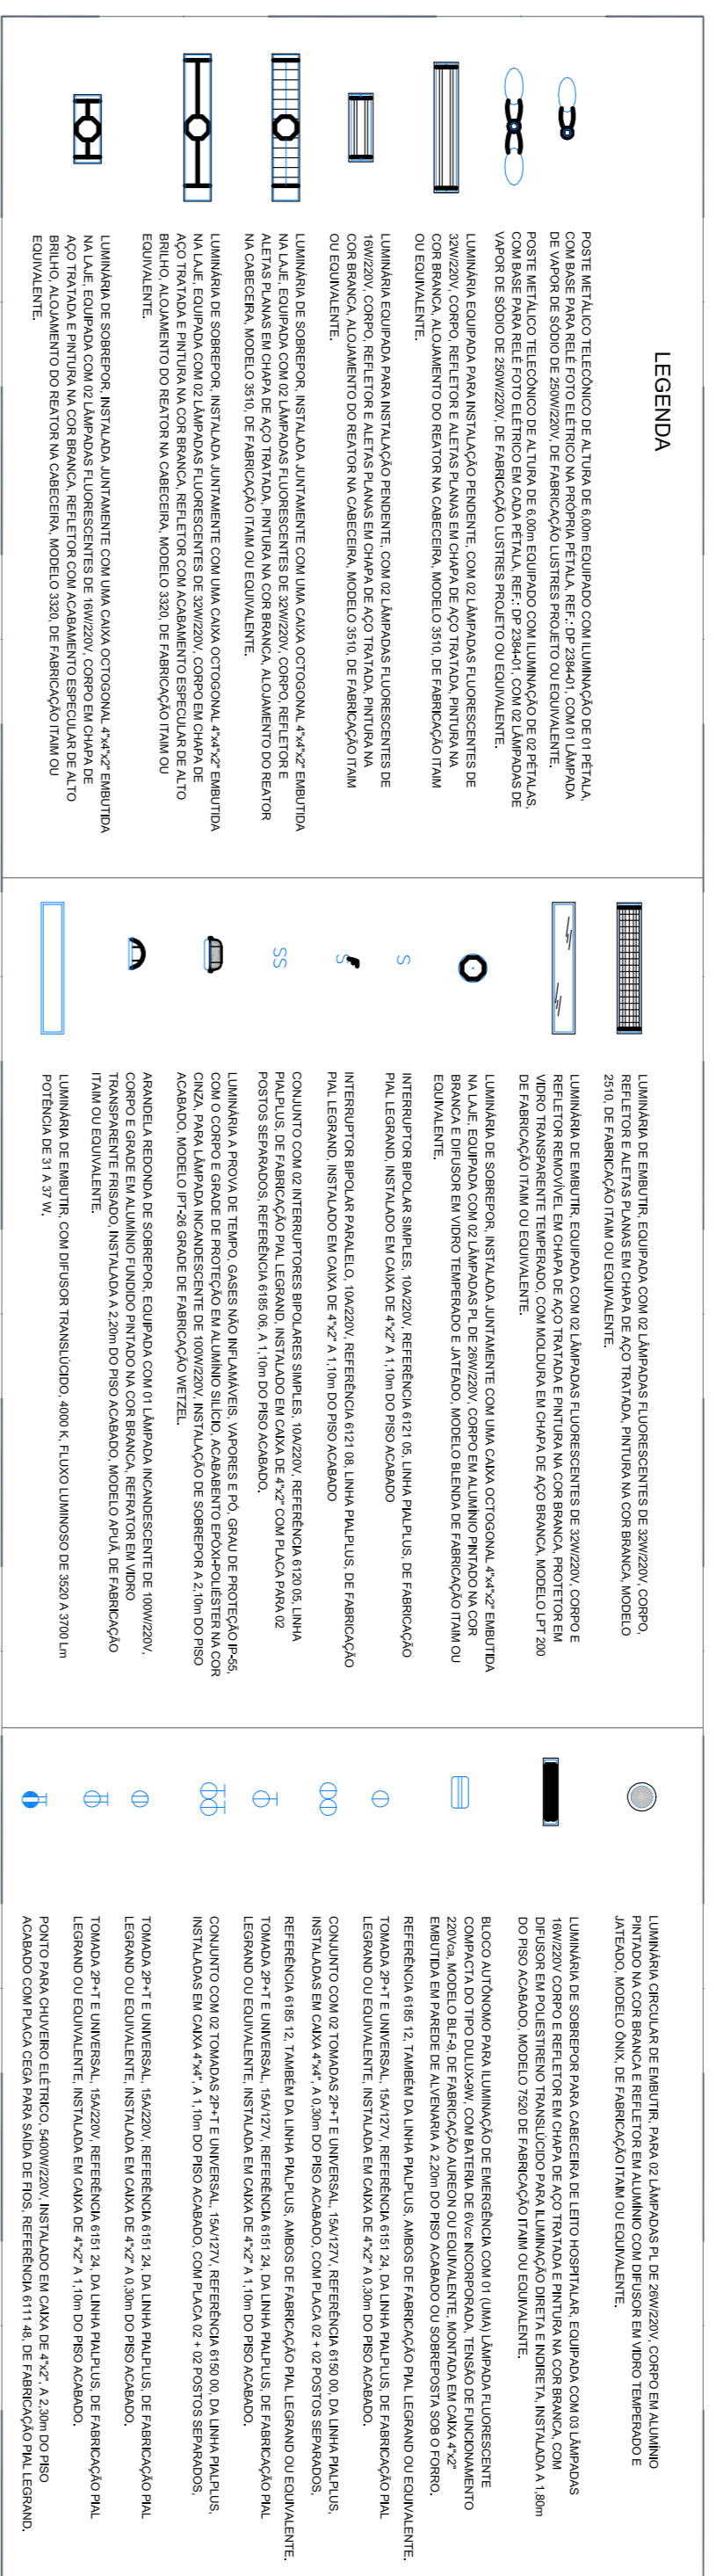


PLANTA BAIXA - Setor II Elétrica Nova
Escala: 1/50

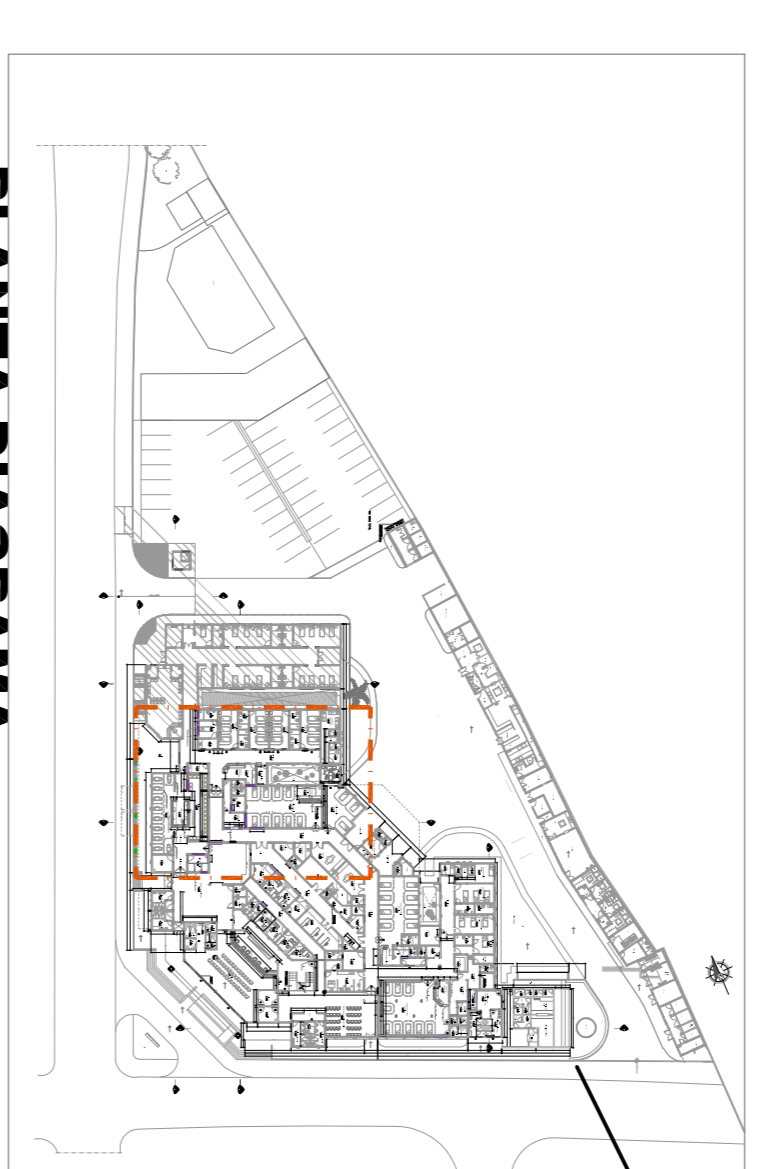

PLANTA DIAGRAMA

Nº SOLIC.	REVISÃO	DATA

PREFEITURA DO MUNICÍPIO DE ITAPEVI
SECRETARIA DE INFRAESTRUTURA & SERVIÇOS URBANOS

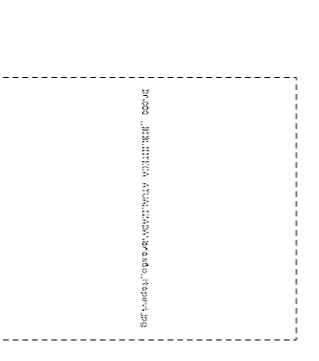

UNIDADE DE SAÚDE

Projeto: REFORMA E AMPLIAÇÃO
PRONTO SOCORRO CENTRAL

Local do Imóvel: RUA JOSÉ MICHELOTTI, 300 - CIDADE SAÚDE
CEP.: 06893-005
Proprietário: PREFEITURA MUNICIPAL DE ITAPEVI

Engenheiro Responsável Técnico
Eng. João Sérgio Curi
CREA 5069705942
RGT 28072000099199

Engenheiro Responsável Técnico
Eng. João Sérgio Curi
CREA 5069705942
RGT 28072000099199

TIPO DE PROJETO	PROJETO	PROJETO	PROJETO
TERREIRO	1-75	ARQUITETURA	4/5
PROJETO	1-75	ARQUITETURA	4/5
PROJETO	1-75	ARQUITETURA	4/5
PROJETO	1-75	ARQUITETURA	4/5